


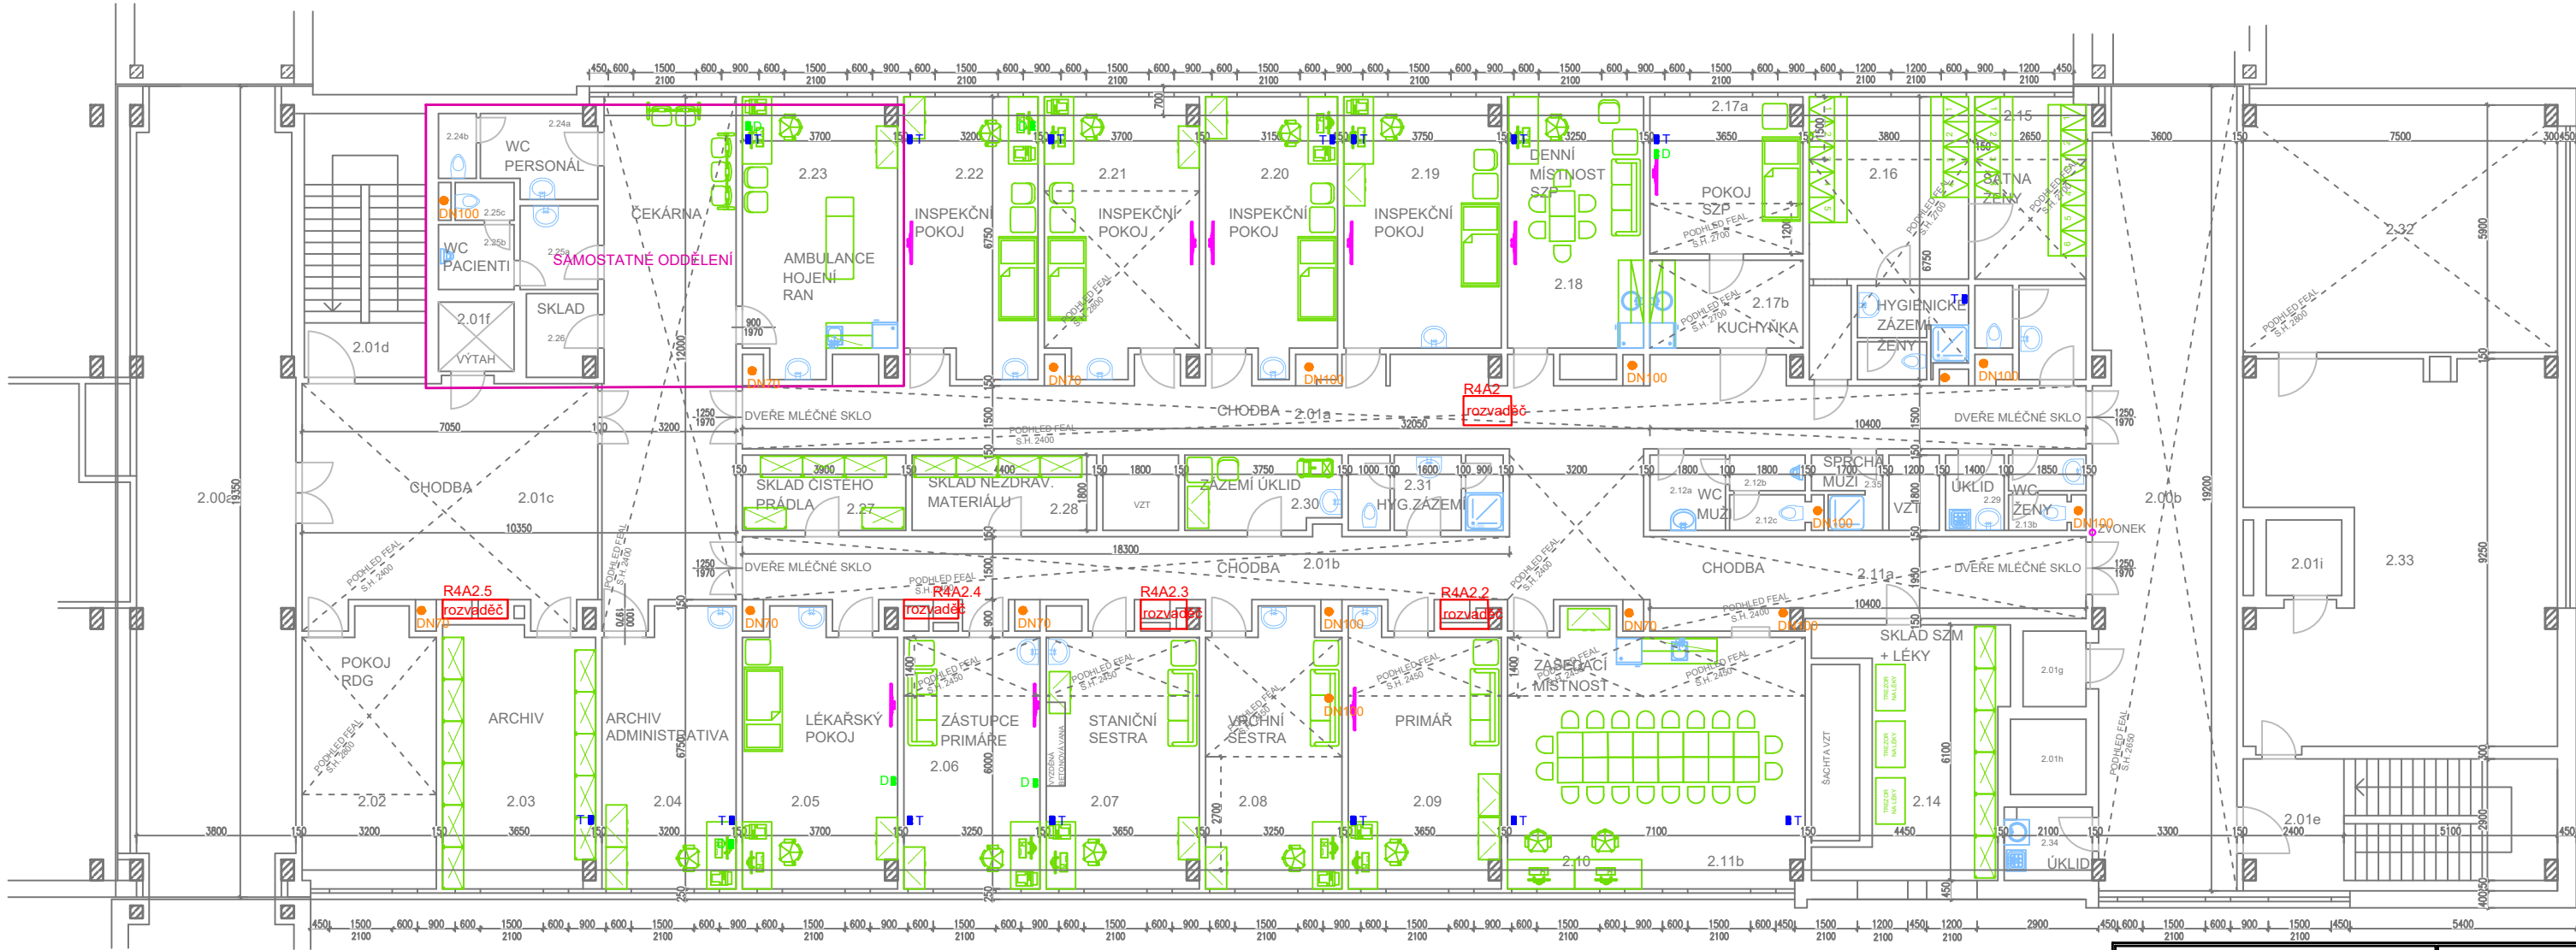

LEGENDA MATERIÁLŮ

STÁVAJÍCÍ KONSTRUKCE

ZDIVO (dle archív PD)

■ ZÁSUVKA TELEFON

■ DATOVÁ ZÁSUVKA

R4 PODRUŽNÉ ROZVADĚČE - HLAVNÍ ROZVODNA 1.PP BUDOVA A

● KANALIZACE

POZNÁMKA:

ZAŘÍZENÍ – VYBAVENÍ MÍSTNOSTÍ JE POUZE ILUSTRAČNÍ PRO ÚČELY ROZMÍSTĚNÍ ZÁSUVK, PC PŘÍPOJEK, PŘÍPOJEK VODY ATD.
BUDE CO NEJVIČE VYUŽITO VYBAVENÍ ZE STÁVAJÍCÍCH PROSTOR ZÁZEMÍ ARO

Stavebník: Krajská zdravotní, a.s.	Projektant: Oddělení přípravy investic	
Místo stavby: Nemocnice Teplice, o.z.	Stupeň: Studie	Paré: –
Stavba: ZÁZEMÍ ARO, Krajská zdravotní, a.s., Nemocnice Teplice, o.z.	Datum: 11/2021	Číslo výkresu: 4
	Formát: 3 x A4	
Výkres: PŮDORYS 2.NP – VČ. ZAŘÍZENÍ	Měřítko: 1:100	