


LEGENDA MÍSTNOSTÍ	
Č.M.	ÚČEL MÍSTNOSTI
1.01	MÍSTN. PRO VÝDEJ LP/UCHOVÁVÁNÍ LP
1.02	MÍSTN. PRO PŘÍJEM
1.03	CHODBA
1.04	MÍSTN. PRO PŘÍPRAVU LP/UMYVÁRNA
1.05	ÚKLIDOVÁ MÍSTNOST
1.06	SERV. TEL.ÚSTR. (není součástí lékárny)
1.07	KUCHYŇKA
1.08	WC
1.09	PŘEDSÍN WC
1.10	ŠATNA
1.11	DOKUMENTACE
1005	ZÁDVEŘÍ
1006	CHODBA
1007	SCHODIŠTĚ
1014	VÝDEJNA
1015	JÍDELNA
1016	ELEKTROROZVODNA
1017	TRAFOSTANICE
1018	ELEKTROROZVODNA

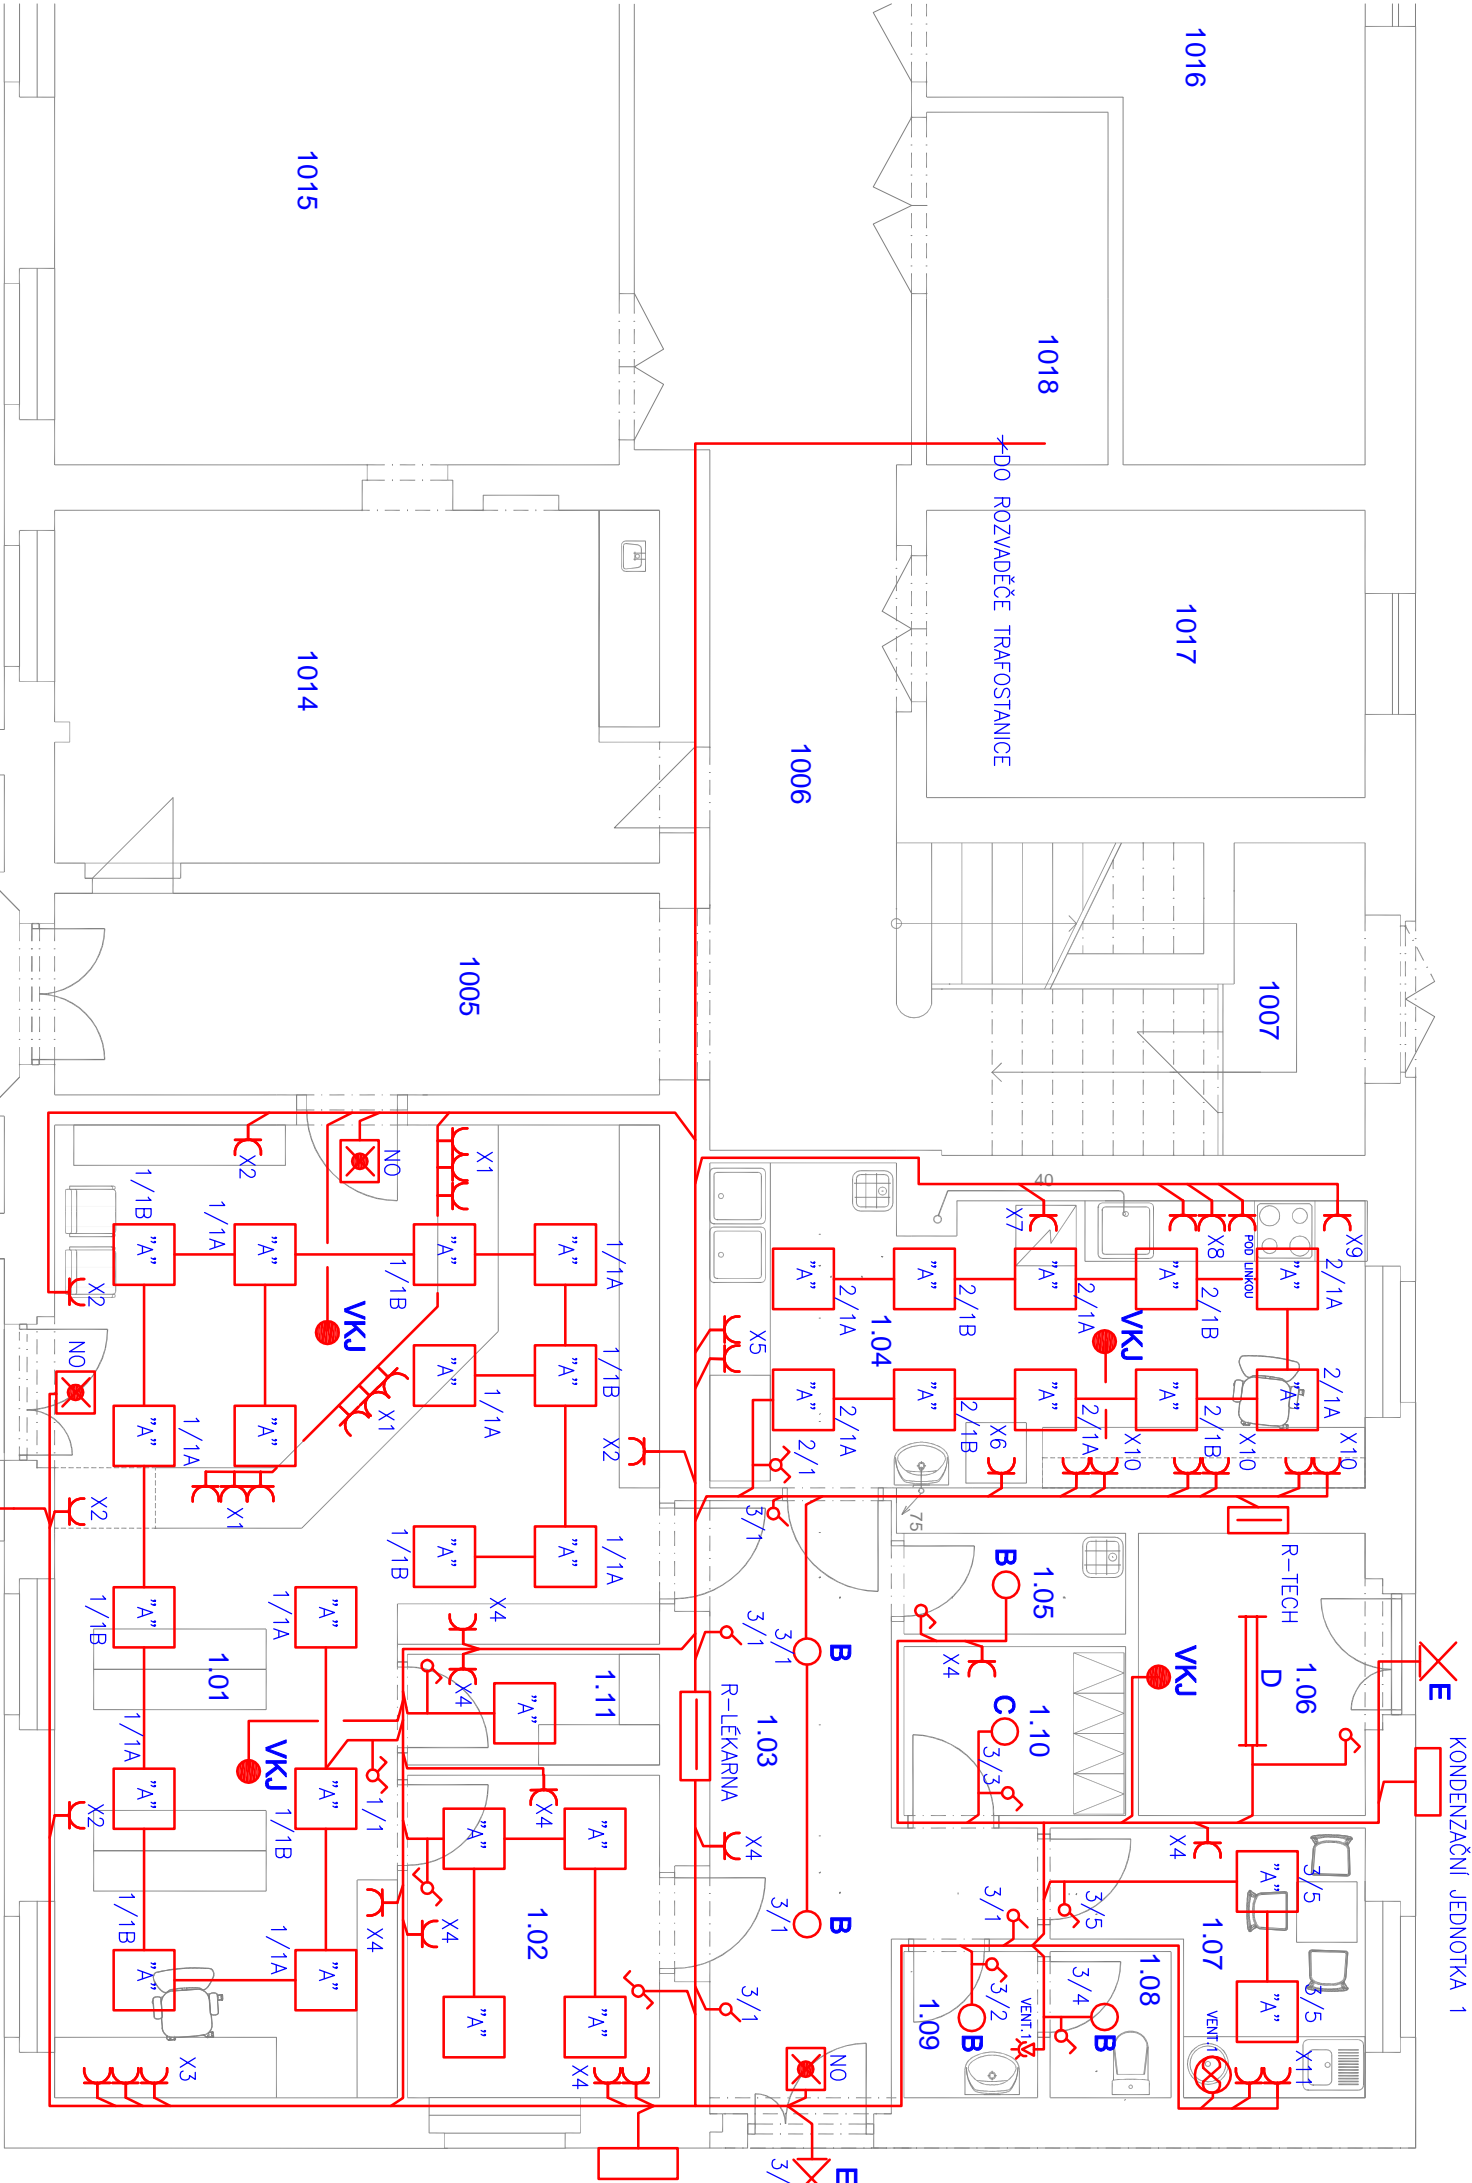

Legenda svítidel

- A** – SVÍTLIDLO ZÁŘÍVKOVÉ VESTAVNÉ 600x600mm, 4x18W, EP
- B** – SVÍTLIDLO DOWNLIGHT LED 1x21W
- C** – SVÍTLIDLO DOWNLIGHT LED 1x40W
- D** – SVÍTLIDLO 2x58W, S KRYTEM, EP
- E** – SVÍTLIDLO NASTĚNNÉ LED 1x15W S POHYBOVÝM ČIDLEM
- VKJ** – VNITŘNÍ JEDNOTKA KLIMATIZACE

PROJEKTANT :	ING.VLASTIMIL KRIŽAN	ING.VLASTIMIL KRIŽAN
INVESTOR :	KRAJSKÁ ZDRAVOTNÍ a.s.	STRAŽKOV 21
MĚSTSKÝ ÚŘAD :	ÚSTÍ NAD LABEM	403 40 ÚSTÍ NAD LABEM
KRAJ :	ÚSTECKÝ	TEL: 603 709 577
AKCE :	REVITALIZACE AREÁLU KOC V PODHÁJÍ ZŘÍZENÍ NEMOCNIČNÍ LÉKÁRNY V PODHÁJÍ 21, ÚSTÍ NAD LABEM	FORMÁT: DATUM : ÚNOR 2012 STUPEŇ: DPS ČÍSLO ZAKÁZKY: 24/2016
OBSAH :	PŮDORYS 1.NP–ELEKTROINSTALACE NN	MĚŘÍTKO: 1 : 75 ČÍSLO VÝKRESU: E-04