
 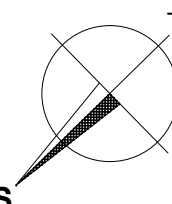



PROJEKTANT PROFESNÍ ČASTI			
ZODPOVĚDNÝ PROJEKTANT	VYPRACOVAL	KONTROLOVAL	LOGO
Ing. Jindřich Matějka	Leoš Hinterholzinger	Ing. Jindřich Matějka	Ing. Jindřich Matějka j.matejka@projektuji.cz tel. +420 777 265 257

PROJEKTOVÝ POČÁTEK	POZNÁMKY
0,000 = 1.NP	

[illegible]

[illegible]

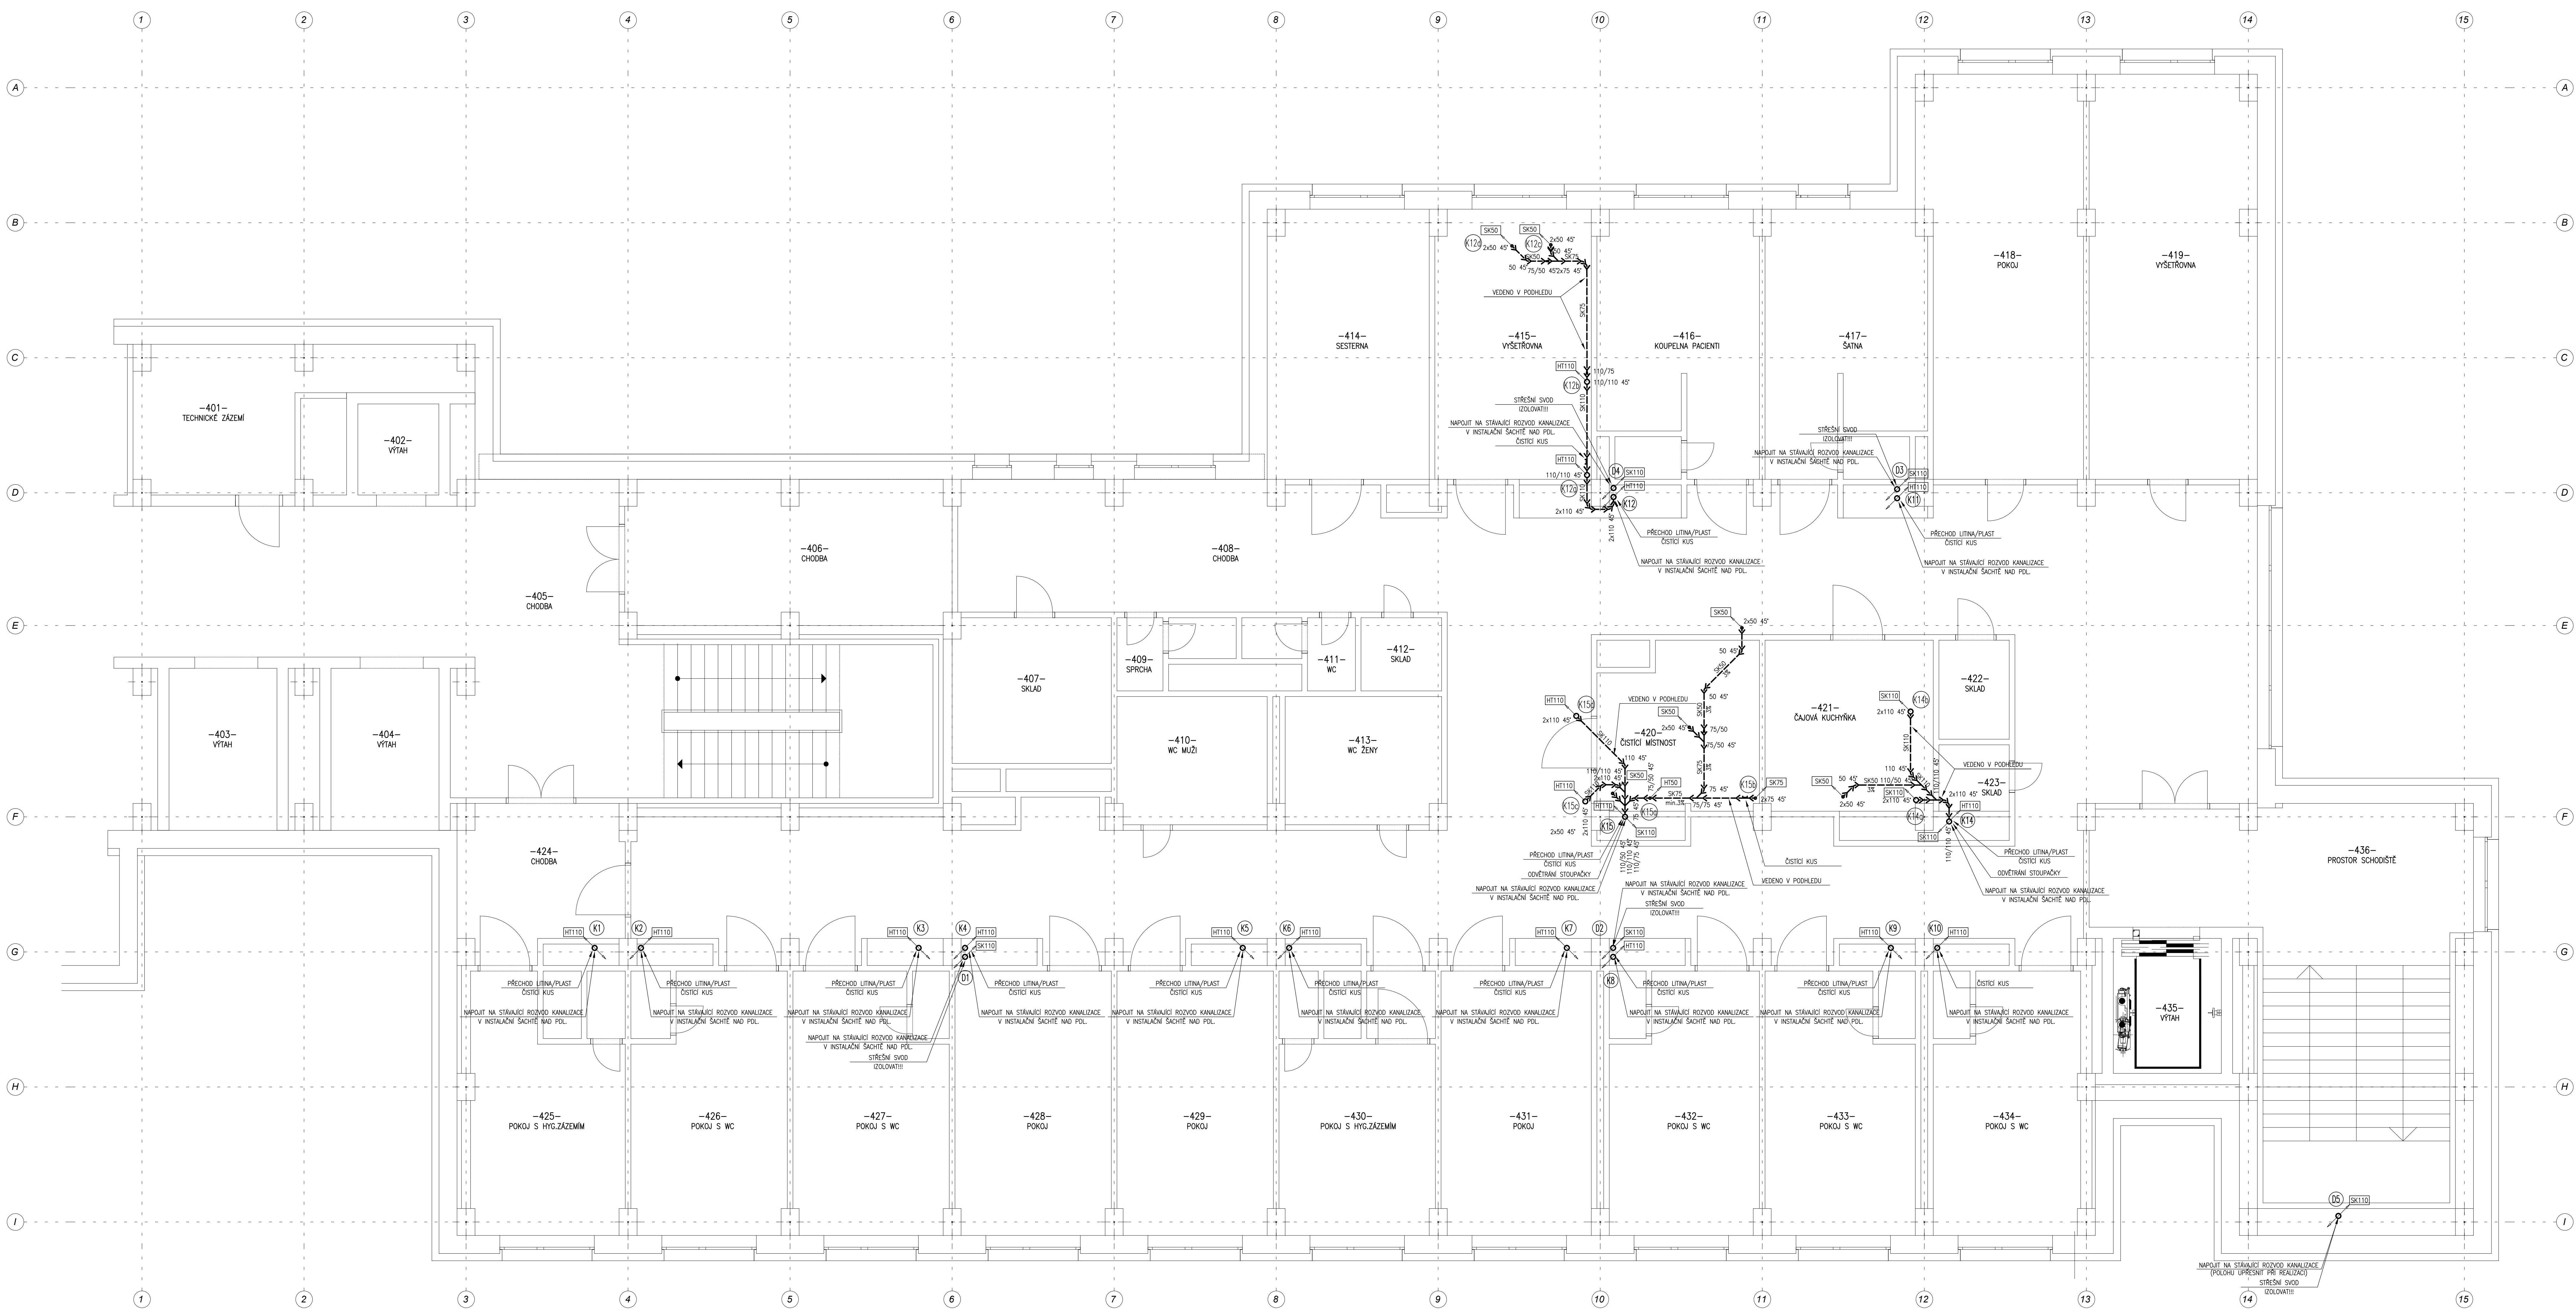

LEGENDA ROZVODU KANALIZACE:



- NOVÝ ROZVOD KANALIZACE
- NOVÝ ROZVOD KANALIZACE – VEDEŇÍ POD STŘEŠÍ V PODZEMÍ
- STÁVAJÍCÍ ROZVOD KANALIZACE
- NOVÝ ROZVOD ODVODNĚNÍ KANALIZACE

POTRUBÍ: SK – Vnitřní stoupačky rozvody – odhlučněné plastové potrubí min.170dB dle DIN 4109  
HT – Datovní vnitřní rozvody – polypropylenové potrubí s odolností do 100°C

IZOLACE: Vnitřní deskové svody izolovat proti kondenzaci kaoutčovou izolací tl. 10mm s lepenými spoji

- ZÁRČOVACÍ PŘEDMĚTY:
- UM1 ZÁVĚSNÉ UMÝVAČLO VELKÉ
  - UM2 ZÁVĚSNÉ UMÝVAČLO MALÉ
  - WC1 ZÁVĚSNÉ WC
  - PIS1 PISUÁR S ODSÁVACÍM SPRINKEM
  - SP1 SPRCHA SE ČTYRROVNOU VÁNĚKOU
  - SP1 SPRCHA S OTOČNOU VÁNĚKOU
  - DR1 KUCHYŇSKÝ DŘEZ
  - VY1 VÝLEVA

POZNÁMKA: Číslo místností jsou z řádku navazujících výpočtů upraveno (například 5.11 na 511)

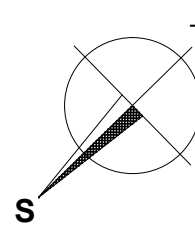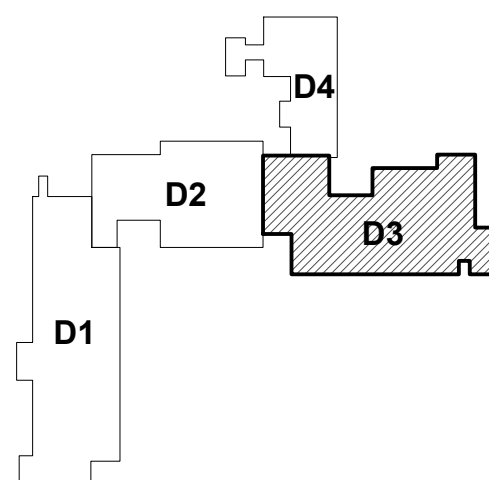

PROJEKTANT PROFESNÍ ČÁSTI

ZODPOVĚDNÝ PROJEKTANT Ing. Jindřich Matějka	VYPRACOVAV Leos Hinterhölzinger	KONTROLOVAL Ing. Jindřich Matějka	LOGO Ing. Jindřich Matějka j.matějka@projekekaj.cz tel. +420 777 265 267
--	------------------------------------	--------------------------------------	---


PROJEKTOVÝ POKÁTEK  
0,000 = 1.NP

GENERÁLNÍ PROJEKTANT

HLAVNÍ INŽENÝR PROJEKTU ING. FRANTIŠEK HAUDA		ING. MIROSLAV POLAČEK		<b>stavika dynamika</b> architektura • komplexní stavební projekce W: <a href="http://www.stavika-dynamika.cz">www.stavika-dynamika.cz</a> • T: +420 608 267 712	
ZODPOVĚDNÝ PROJEKTANT ING. ANTONÍN HALLA, ING. ARCH. EVA POKORNOVÁ		ING. ANTONÍN HALLA, ING. ARCH. EVA POKORNOVÁ			
INVESTOR Krajská zdravotní a.s. Sošova 331/IIA 401 13 Ústí nad Labem		ARCE REVITALIZACE OBJEKTU D, KRAJSKÉ ZDRAVOTNÍ A.S. - MASARYKOVY NEMOCNICE V ÚSTÍ NAD LABEM, o.z.		DATUM 08/2016	
MÍSTO STAVBY C. 120227 ÚSTÍ NAD LABEM		Č. 120227 ÚSTÍ NAD LABEM		FORMÁT D1.3.1 - ZDRAVOTNÍ PROSTŘEDÍ D1.3.1 - ZDRAVOTNÍ TECHNICKÉ INSTALACE	
OBJEKT SO - 01		OBJEKT D1.3.1 - ZDRAVOTNÍ PROSTŘEDÍ D1.3.1 - ZDRAVOTNÍ TECHNICKÉ INSTALACE		STUPNĚNÍ DSJ	
OBRAZ KAN-PŮDORYS 4.NP		OBRAZ KAN-PŮDORYS 4.NP		MĚŘÍTKO 1:50	
				ČÍSLO VÝKRESU 03	





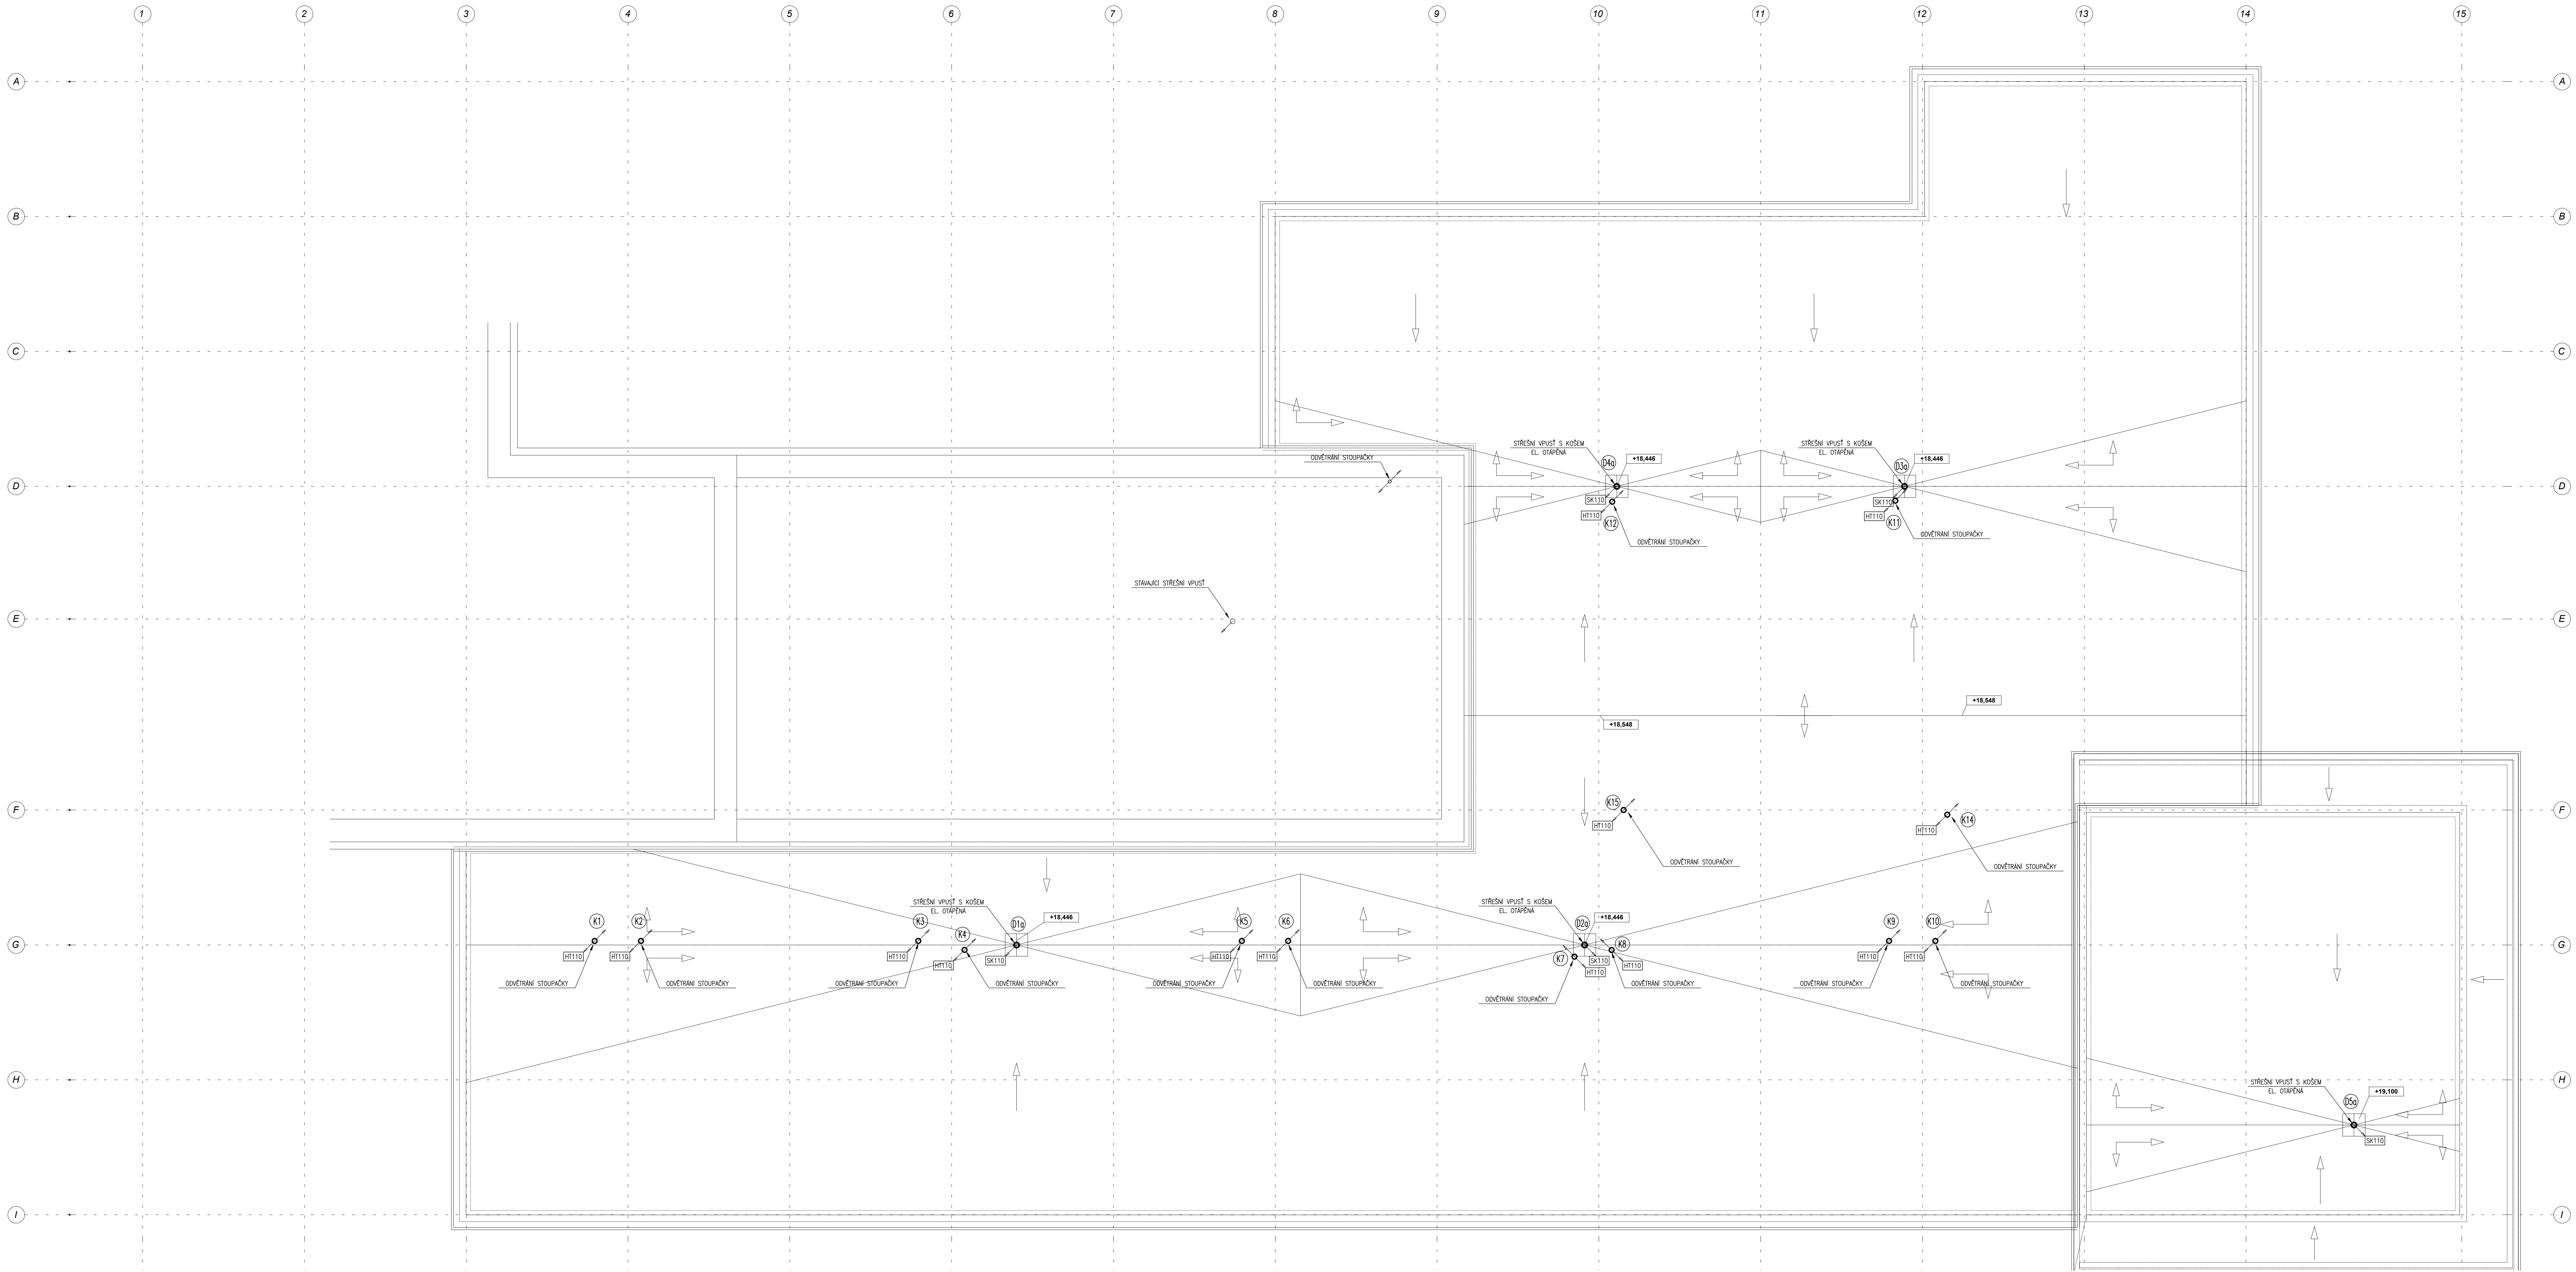

LEGENDA ROZVODU KANALIZACE:

NOVÝ ROZVOD KANALIZACE

NOVÝ ROZVOD KANALIZACE – VEDENÝ POD STŘEŠÍ V POHLEDU

STAVAJÍCÍ ROZVOD KANALIZACE

NOVÝ ROZVOD ODVZDUŠNĚNÍ KANALIZACE

POTRUBÍ:

SK – Vnitřní stoupačkové rozvody – odhlučňené plastové potrubí min.170dB dle DIN 4109

HT – Galvanizovaný vnitřní rozvod – polypropylenové potrubí s odhlučněním do 100%


IZOLACE:

Vnitřní dělové svady izolovat proti kondenzaci kaubakovou izolací tl. 10mm s lepenými spoji

PROJEKTANT PROFESNÍ ČÁSTI			
ZODPOVĚDNÝ PROJEKTANT	VYPRACOVAL	KONTROLOVAL	LOGO
Ing. Jindřich Matějka	Leoš Hinterhölzinger	Ing. Jindřich Matějka	Ing. Jindřich Matějka j.matějka@projekty.cz tel. +420 777 265 257


PROJEKTOVÝ POČÁTEK	POZNÁMKY
0,000 = 1.NP	

GENERALNÍ PROJEKTANT			
HLAVNÍ INŽENÝR PROJEKTU	ING. MIROSLAV POLÁČEK	<b>statika dynamika</b> architektura • komplexní stavební projekce W. www.statika-dynamika.cz • T. +420 608 207 712	
ZODPOVĚDNÝ PROJEKTANT	ING. FRANTIŠEK HALDA		
PROJEKTANT STAVEBNÍ ČÁSTI	ING. ANTONÍN HALLA, ING. ARCH. EVA POKORNOVÁ	ANOTACE REVITALIZACE OBJEKTU D, KRAJSKÉ ZDRAVOTNÍ A.S. - MASÁŽKOVY NEMOCNICE V ÚSTÍ NAD LABEM, GZ.	
INVESTOR:	Krajská zdravotní a.s. Sokolovská 1116/12A 401 01 Ústí nad Labem		
MÍSTO STAVBY:	ÚSTĚK	ANOTACE	
OBJEKT:	D.1.3.1 - ZDRAVOTNÍ TECHNICKÁ INSTALACE	DATUM:	08/2016
SO - 01		PRŮVOD:	15-126-6-S-2
OBJEM:		STAVBA:	05
KAN-PŮDORYS STŘECHY		DSJ	1:50

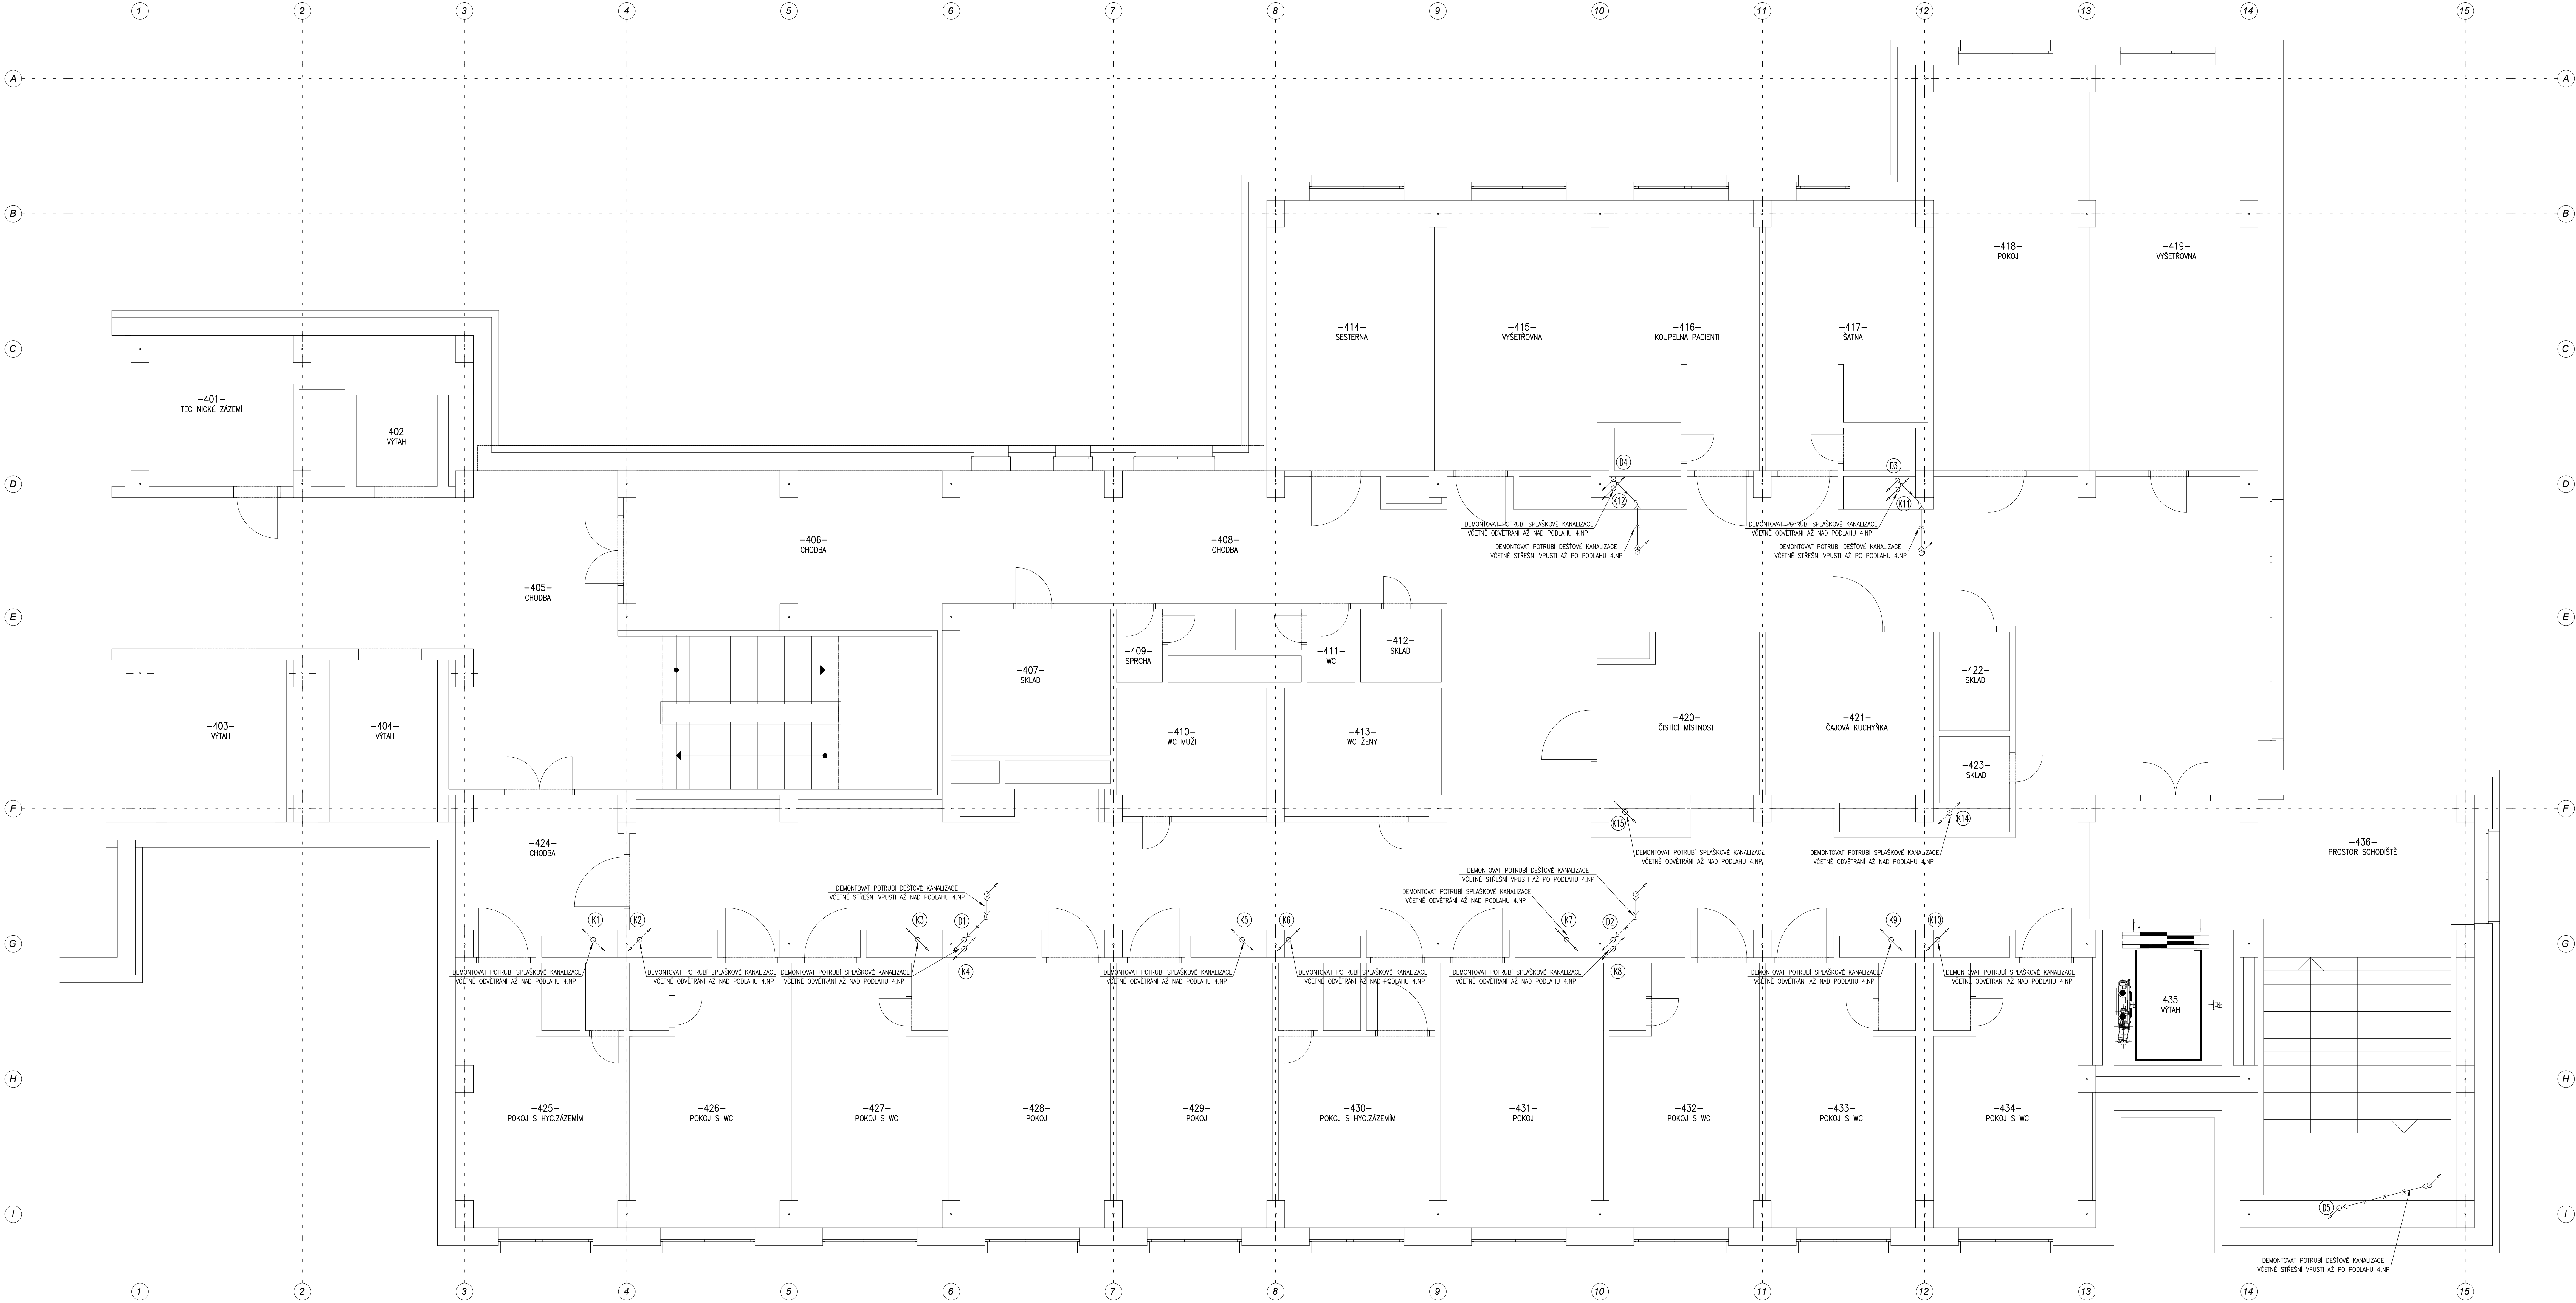

LEGENDA ROZVODU KANALIZACE:

POTRUBÍ: STÁVAJÍCÍ ROZVOD SPLAŠKOVÉ A DEŠŤOVÉ KANALIZACE  
LT – Slávající vnitřní stoupací rozvody – litinové potrubí  
POZNÁMKA: Číslo místností jsou z důvodu narůstajících výpočtů upravena (například 5.11 na 511)

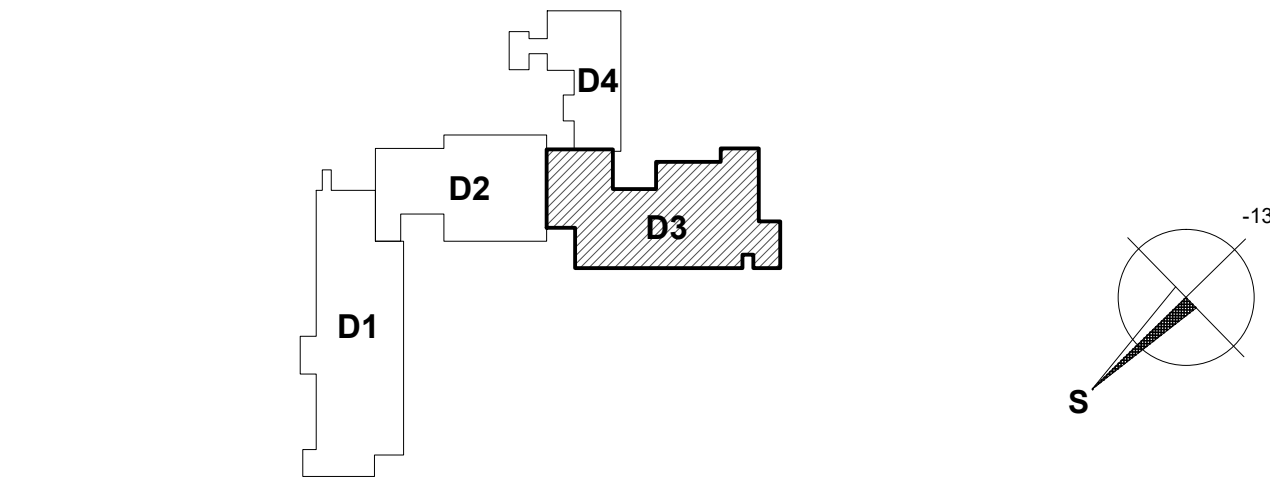

PROJEKTANT PROFESNÍ ČÁSTI

ZODPOVĚDNÝ PROJEKTANT	VYPRACOVAL	KONTROLOVAL	LOGO
Ing. Jiřidřich Matějka	Leoš Hinterhobinger	Ing. Jiřidřich Matějka	Ing. Jiřidřich Matějka j.matějka@projektuji.cz tel. +420 777 265 287

PROJEKTOVÝ POKLÁTEK  
0,000 = 1.NP

GENERÁLNÍ PROJEKTANT

HLAVNÍ INŽENÝR PROJEKTU	ING. MIROSLAV POLÁČEK	architektura + komplexní stavební projekce	statika dynamika
ZODPOVĚDNÝ PROJEKTANT	ING. FRANTIŠEK HALDA	REVITALIZACE OBJEKTU D, KRAJSKÉ ZDRAVOTNÍ A.S.	
PROJEKTANT STAVEBNÍ ČÁSTI	ING. ANTONÍN HALLA, ING. ARCH. EVA POKORNÁ	MÁSAŘKOVY NEMOCNICE V ÚSTÍ NAD LABEM, s.r.o.	
INVESTOR	STAVBA OBNOVY STAVBY Stavba příslušenství k objektu D13 Ústí nad Labem	ACE	
MÍSTO STAVBY	ÚSTÍ NAD LABEM	DATA	08/2016
OBJEKT	D13 TECHNICKÁ PROSTŘEDÍ	FORMÁT	15-126-6-6.2
OBJEKT	D13.1 - ZDRAVOTNÍ TECHNICKÉ INSTALACE	PRŮVODNÍ	1:50
OBJEKT	KAN-DEMONTÁŽE 4.NP	HEŘTIK	06