
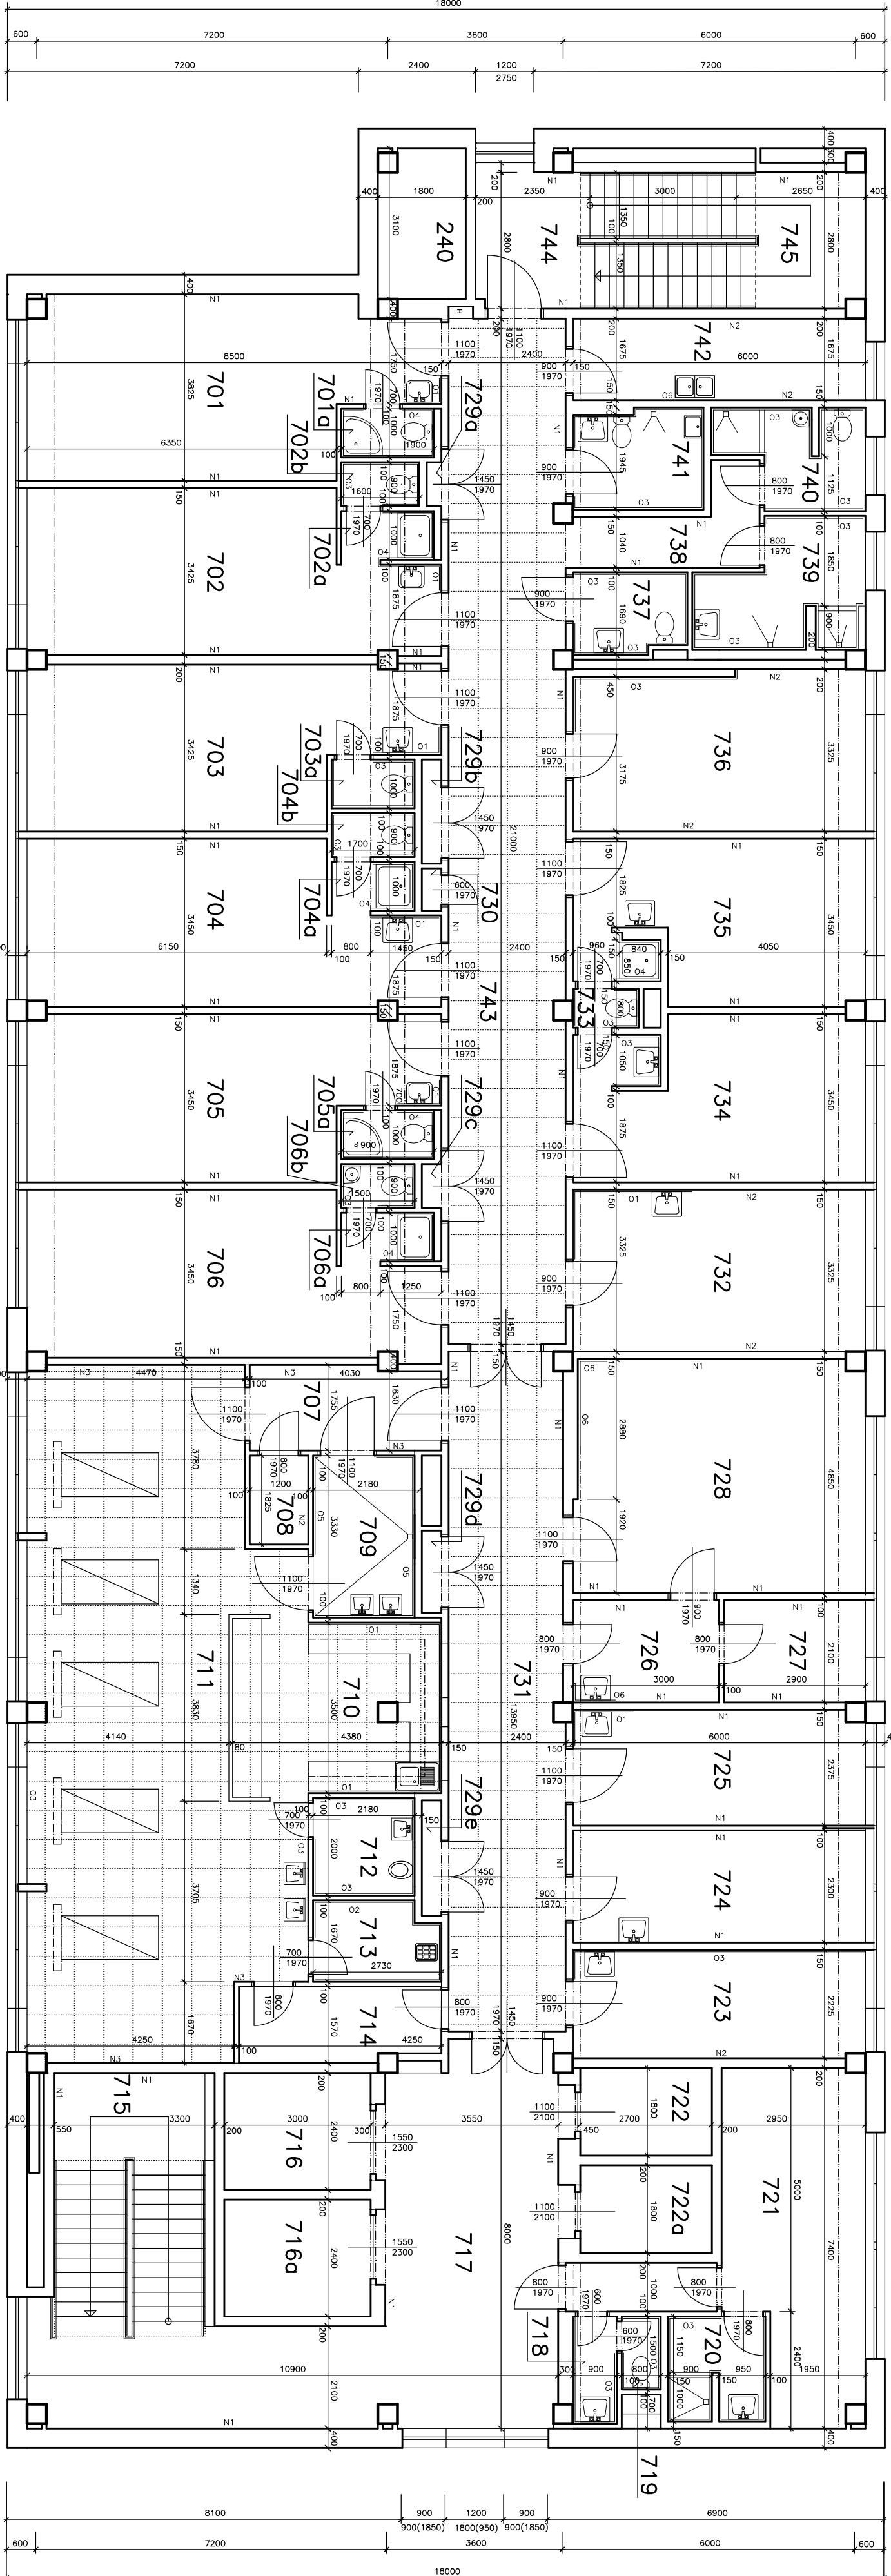


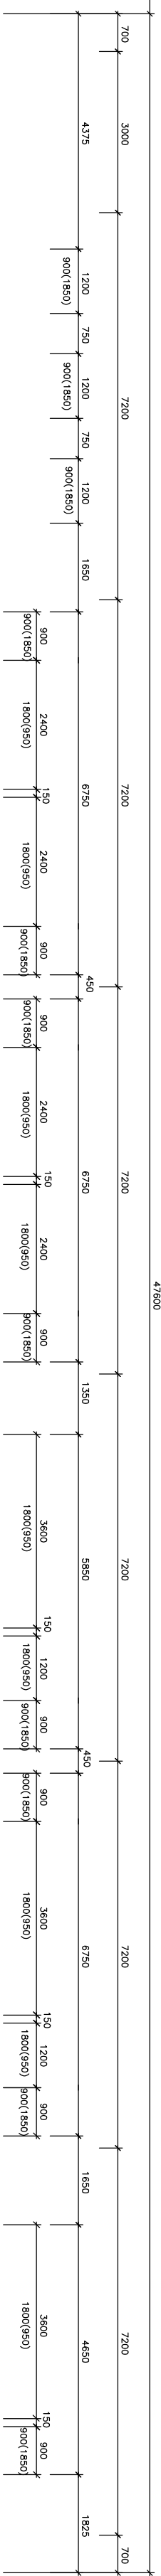

LEGENDA MÍSTNOSTÍ

MÍST.Č.	NÁZEV MÍSTNOSTI	PLOCHA m ²	PODLAHA	POZNÁMKA
240	ŠACHTA VZT	5,53		
701	POKOU PACIENTŮ	28,08	PVC	N1=30,7 m ² 01=2,0 m ² sv.v.=2,90 m
701d	WC+SPRCHA	1,90	PVC	04 = 12,28 m ² sv.v.=2,90 m
702	POKOU PACIENTŮ	25,67	PVC	N1=29,0 m ² 01=2,8 m ² 04=7,96m ² N1=1,8m ² sv.v.=2,90 m
702a	SPRCHA	1,98	PVC	03 = 8,3 m ² sv.v.=2,90 m
702b	WC	1,44	PVC	01=3,0m ² N1=28,9m ² 03 = 9,1 m ² sv.v.=2,90 m
703	POKOU PACIENTŮ	25,35	PVC	01=2,2m ² N1=31,2m ² sv.v.=2,90 m
703d	WC	1,78	PVC	03 = 8,7 m ² sv.v.=2,90 m
704	POKOU PACIENTŮ	25,52	PVC	04=6,7m ² N1=1,7m ² sv.v.=2,90 m
704b	SPRCHA	1,78	PVC	03 = 8,7 m ² sv.v.=2,90 m
705	POKOU PACIENTŮ	1,53	PVC	04 = 12,3 m ² N1=29,9 m ² 01=2,0 m ² sv.v.=2,90 m
705a	WC+SPRCHA	25,84	PVC	N1 = 31,9 m ² sv.v.=2,90 m
706	POKOU PACIENTŮ	1,90	PVC	04 = 7,9m ² N1=1,8m ² sv.v.=2,90 m
706d	SPRCHA	1,98	PVC	03 = 8,3 m ² sv.v.=2,90 m
706b	WC	1,44	PVC	N1=29,2m ² SP=2,91m ² sv.v.=2,90 m
707	FILTR PACIENTI	6,90	PVC	N1=29,2m ² SP=2,91m ² sv.v.=2,90 m
708	SKLAD PRÁDLA	2,19	PVC	N1=29,2m ² SP=2,91m ² sv.v.=2,90 m
709	UMÝVÁRNA PACIENTŮ	7,26	KERDLAŽBA	05=23,6m ² SP=7,26m ² sv.v.=2,80 m
710	SESTERNÁ JIP	15,71	PVC	01=13,4m ² SP=1,71m ² sv.v.=2,80 m
711	JIP	68,80	PVC	N3=74,6m ² SP=68,6m ² sv.v.=2,80 m
712	WC	4,32	KERDLAŽBA	03=14,7m ² SP=3=4,32m ² sv.v.=2,80 m
713	ČISTIČ MÍSTNOSTI	4,30	KERDLAŽBA	02=14,7m ² SP=3=4,32m ² sv.v.=2,80 m
714	FILTR PERSONÁL	6,39	PVC	SP1=6,39 m ² sv.v.=2,90 m
715	SCHODIŠTĚ	17,16	TĚRACO KERDLAŽBA	N1 = 19,7 m ² sv.v.=2,90 m
716	VÝTAH EVAKUAČNÍ	7,20	PVC	
716d	VÝTAH EVAKUAČNÍ	7,20	PVC	
717	CHODBA	46,61	KERDLAŽBA	N1 = 59,1 m ² 03 = 9,6 m ² sv.v.=2,90 m
718	PŘEDSÍŇ WC	1,98	KERDLAŽBA	03 = 9,6 m ² sv.v.=2,90 m
719	WC	1,20	KERDLAŽBA	03 = 9,6 m ² sv.v.=2,90 m
720	SOCIÁLNÍ ZAŘÍZENÍ	4,15	KERDLAŽBA	03 = 1,8 m ² sv.v.=2,90 m

POZNÁMKA K LEGENDĚ MÍSTNOSTÍ:

- SP1 – SÁDROKARTONOVÝ PODHLED PLNÝ
- SP2 – PODHLED AMF 600x600 mm
- SP3 – SÁDROKARTONOVÝ PODHLED PLNÝ IMPREGNOVANÝ
- N1 – OMÝVATELNÝ NÁTĚR v=1,50 m
- N2 – OMÝVATELNÝ NÁTĚR v=2,00 m
- N3 – OMÝVATELNÝ NÁTĚR v=2,80 m
- 01 – KERAMICKÝ OBKLAD v=1,50 m
- 02 – KERAMICKÝ OBKLAD v=1,80 m
- 03 – KERAMICKÝ OBKLAD v=2,00 m
- 04 – KERAMICKÝ OBKLAD v=2,40 m
- 05 – KERAMICKÝ OBKLAD v=2,80 m
- 06 – KERAMICKÝ OBKLAD v=0,60 m

LEGENDA MÍSTNOSTÍ

MÍST.Č.	NÁZEV MÍSTNOSTI	PLOCHA m ²	PODLAHA	POZNÁMKA
721	PŘÍMÁR	19,19	PVC	sv.v.=2,90 m
722	VÝTAH OSOBNÍ	4,73	PVC	
722a	VÝTAH OSOBNÍ	4,73	PVC	
723	VROHNĚ SEŠTÍRA	13,31	PVC	03=13,2m ² N2=16,0m ² N1=2,9 m ² sv.v.=2,90 m
724	LEKÁRSKÝ POKOU	13,83	PVC	N1=2,9 m ² sv.v.=2,90 m
725	POKOU PACIENTŮ	14,15	PVC	01=2,9m ² N2=26,5m ² sv.v.=2,90 m
726	KUCHYNKA	6,30	PVC	06=0,9m ² N1=9,3m ² sv.v.=2,90 m
727	DENNÍ MÍSTNOST SEŠTĚR	6,09	PVC	N1 = 13,0 m ² sv.v.=2,90 m
728	SEŠTĚRNA	28,41	PVC	06=1,4m ² N1=23,5m ² sv.v.=2,90 m
729a	INSTALAČNÍ ŠACHTA	0,49	BET.MAZANINA	sv.v.=2,90 m
729b	INSTALAČNÍ ŠACHTA	0,85	BET.MAZANINA	sv.v.=2,90 m
729c	INSTALAČNÍ ŠACHTA	0,58	BET.MAZANINA	sv.v.=2,90 m
729d	INSTALAČNÍ ŠACHTA	0,67	BET.MAZANINA	sv.v.=2,90 m
729e	INSTALAČNÍ ŠACHTA	0,95	BET.MAZANINA	sv.v.=2,90 m
730	KYSLIK	0,35	BET.MAZANINA	sv.v.=2,90 m
731	CHODBA	32,91	PVC	N1=29,2m ² SP=2,91m ² sv.v.=2,90 m
732	VÝŠETROVNA	19,95	PVC	01=5,7m ² N2=25,1m ² sv.v.=2,90 m
733	WC	1,08	PVC	03 = 5,4 m ² sv.v.=2,90 m
734	EMG	19,55	PVC	03=5,9m ² N1=26,1m ² sv.v.=2,90 m
735	NADSTANDARDNÍ POKOU	19,22	PVC	04=6,1m ² N1=28,1m ² sv.v.=2,90 m
736	SKLAD ČISTĚNÍ PRÁDLA	19,45	PVC	03=9,2m ² N2=23,5m ² sv.v.=2,90 m
737	WC IMOBILNÍ PACIENTI	3,81	KERDLAŽBA	03 = 14,2 m ² sv.v.=2,90 m
738	CHODBA	5,29	PVC	N1 = 5,5 m ² 03 = 5,8 m ² sv.v.=2,90 m
739	KOUPELNA	7,74	KERDLAŽBA	03 = 23,2 m ² sv.v.=2,90 m
740	KOUPELNA NADSTANDARD	5,32	KERDLAŽBA	03 = 17,1 m ² sv.v.=2,90 m
741	KLYZMA	5,43	KERDLAŽBA	06=0,54m ² N2=28,5m ² sv.v.=2,90 m
742	ČAJOVÁ KUCHYN	10,05	PVC	N1 = 40,4 m ² sv.v.=2,90 m
743	CHODBA	50,22	PVC	N1 = 59,1 m ² 03 = 9,6 m ² sv.v.=2,90 m
744	CHODBA	6,22	KERDLAŽBA	03 = 9,6 m ² sv.v.=2,90 m
745	SCHODIŠTĚ	16,30	TĚRACO KERDLAŽBA	N1 = 22,0 m ² sv.v.=2,90 m

VYPRACOVAL:		ING. PAVEL BÍLEK	
ING. PAVEL BÍLEK		KAMENICKÁ 280/122	
KRESLIL:		403 02 OBŠN. II.	
ING. PAVEL BÍLEK		TEL: 604216789	
KRAJ: ÚSTEČSKÝ		e-mail: pavelpavel@seznam.cz	
INVESTOR: Krajská zdravotní a.s., Sociální péče 3316/12A, Ústí n.L.		FORMÁT: 4 x A4	
Krajské zdravotní, a.s. – Nemocnice Děčín, o.z.		ÚČEL: STÁVAJÍCÍ STAV	
23. Budova interních oborů		Č. ZÁK.: 04/09	
Půdorys 7.NP		MĚŘÍTKO: 1:100	
		Č. VÝKRESU: S8	